




专业 Discipline	签署 Signature	专业 Discipline	签署 Signature	专业 Discipline	签署 Signature	专业 Discipline	签署 Signature
总图 CI		给水排水 PL		电气 EL		工艺 IE	
建筑 AR		暖通通风 HV		自控 IC			
结构 ST		工业管道 PP		通信 IT			

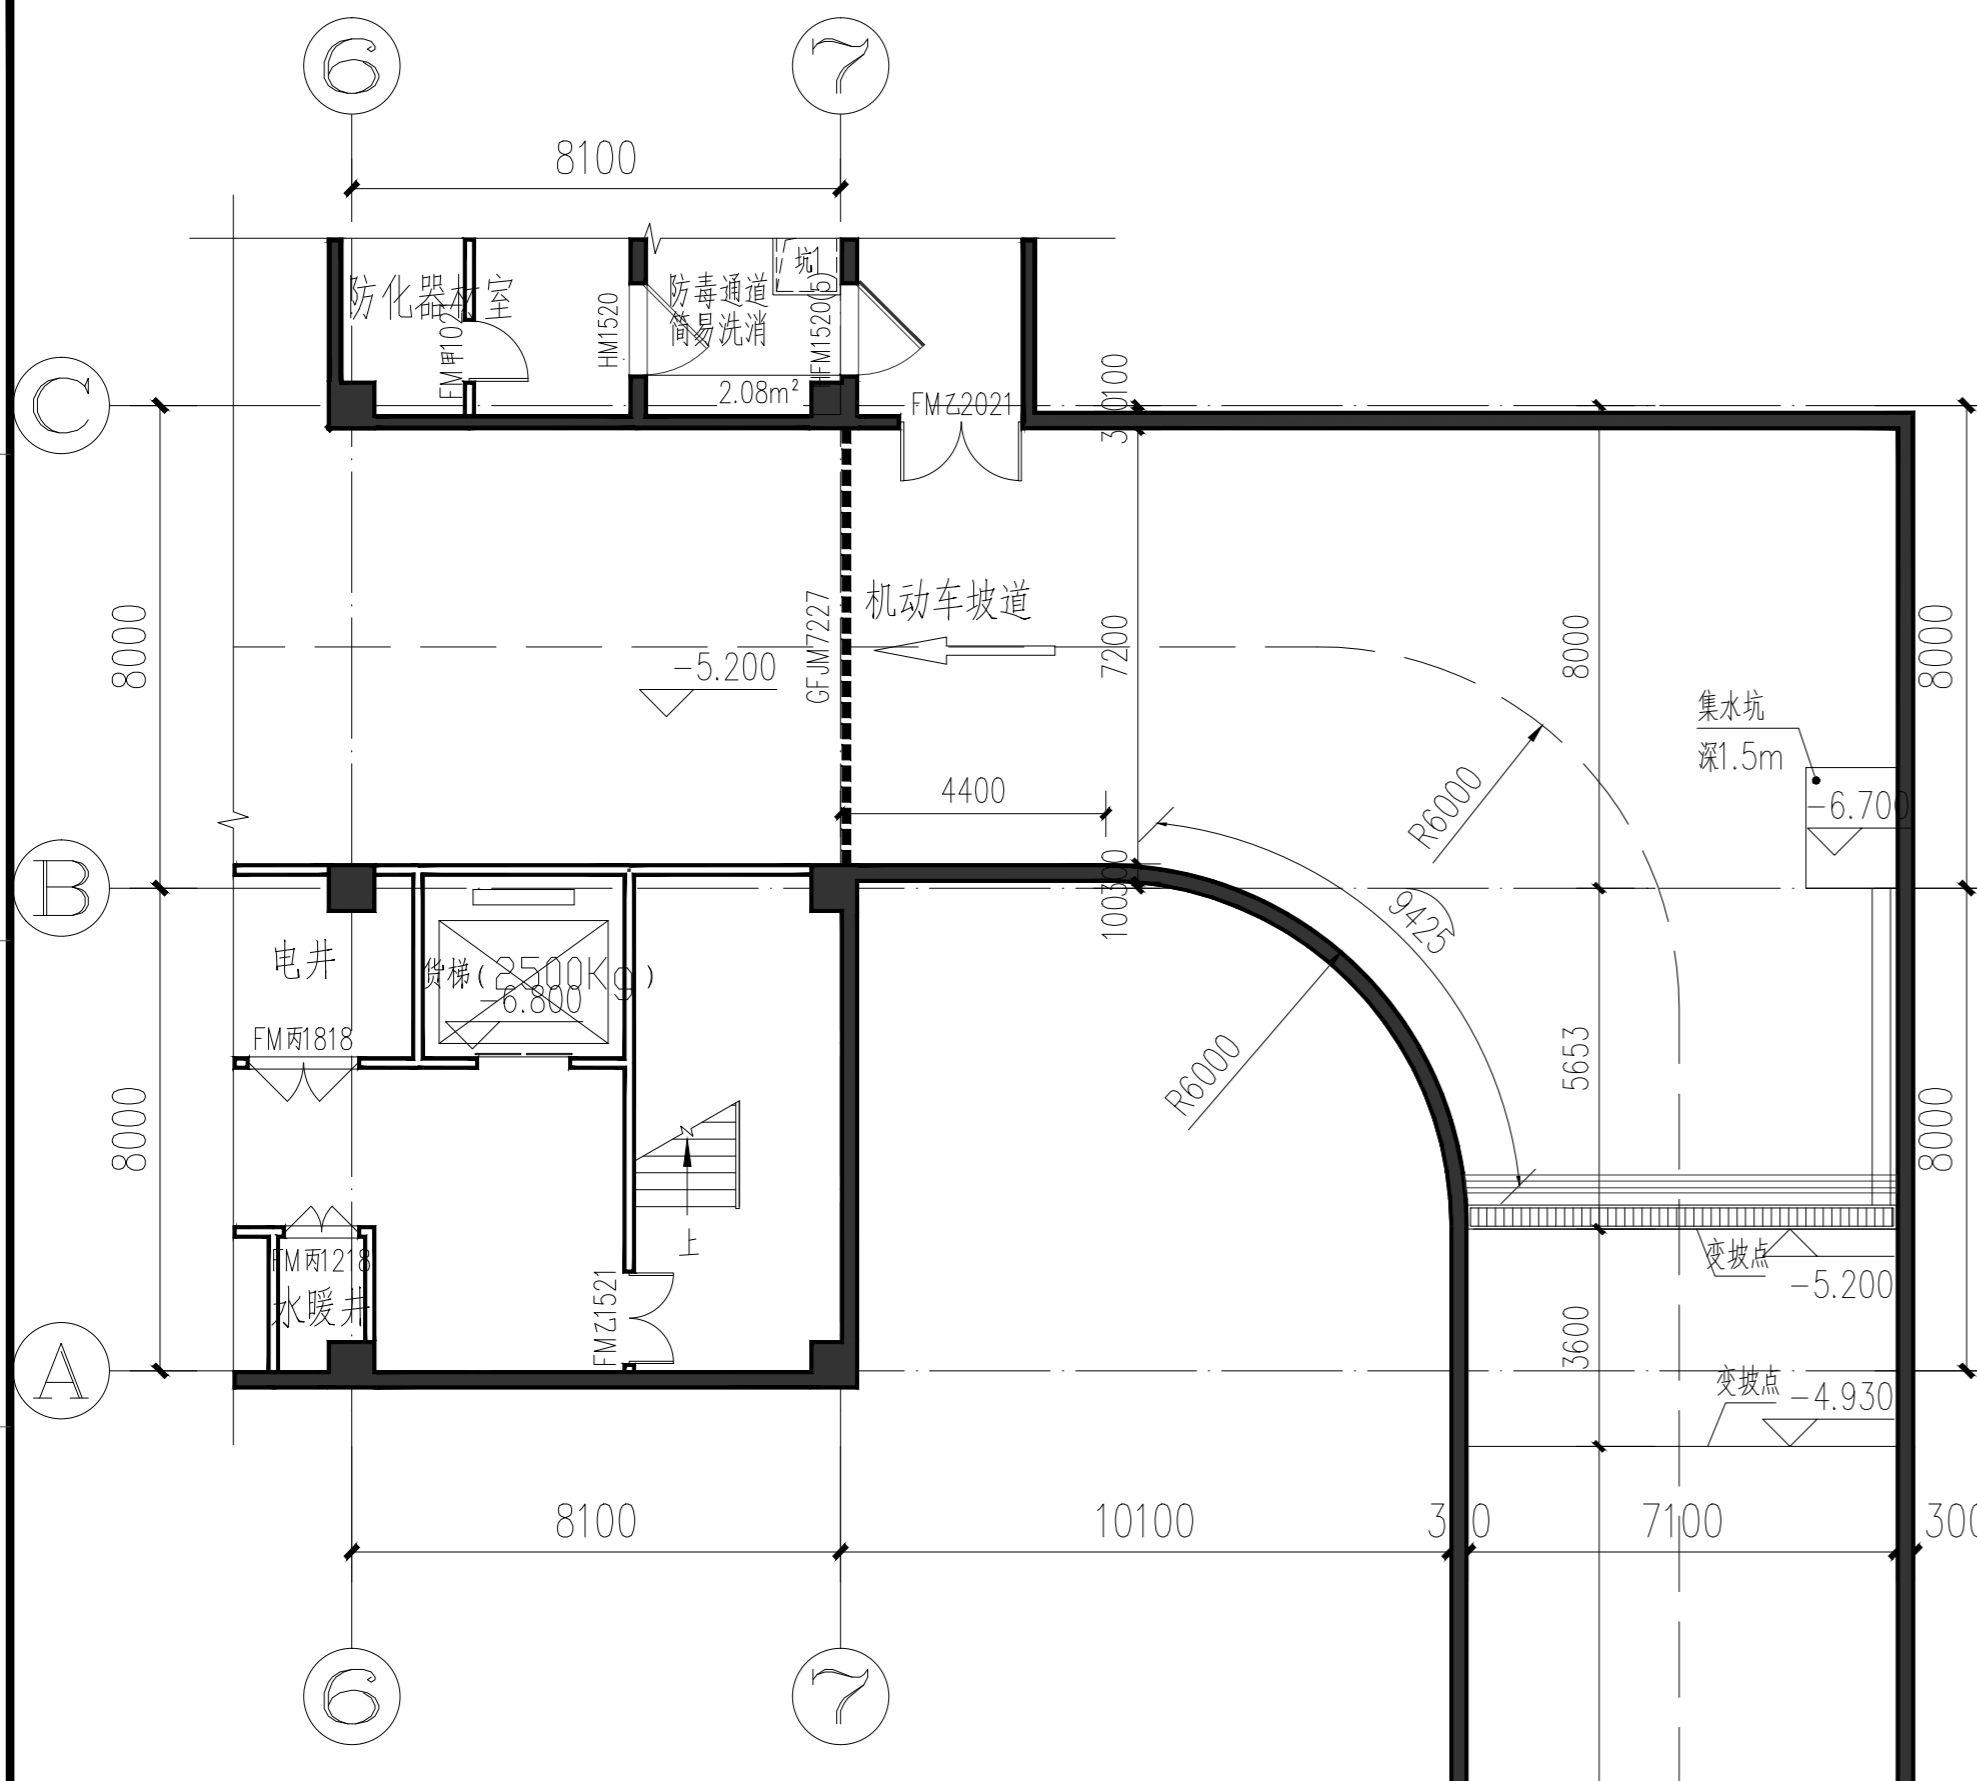

机动车坡道下一层平面图 1:120

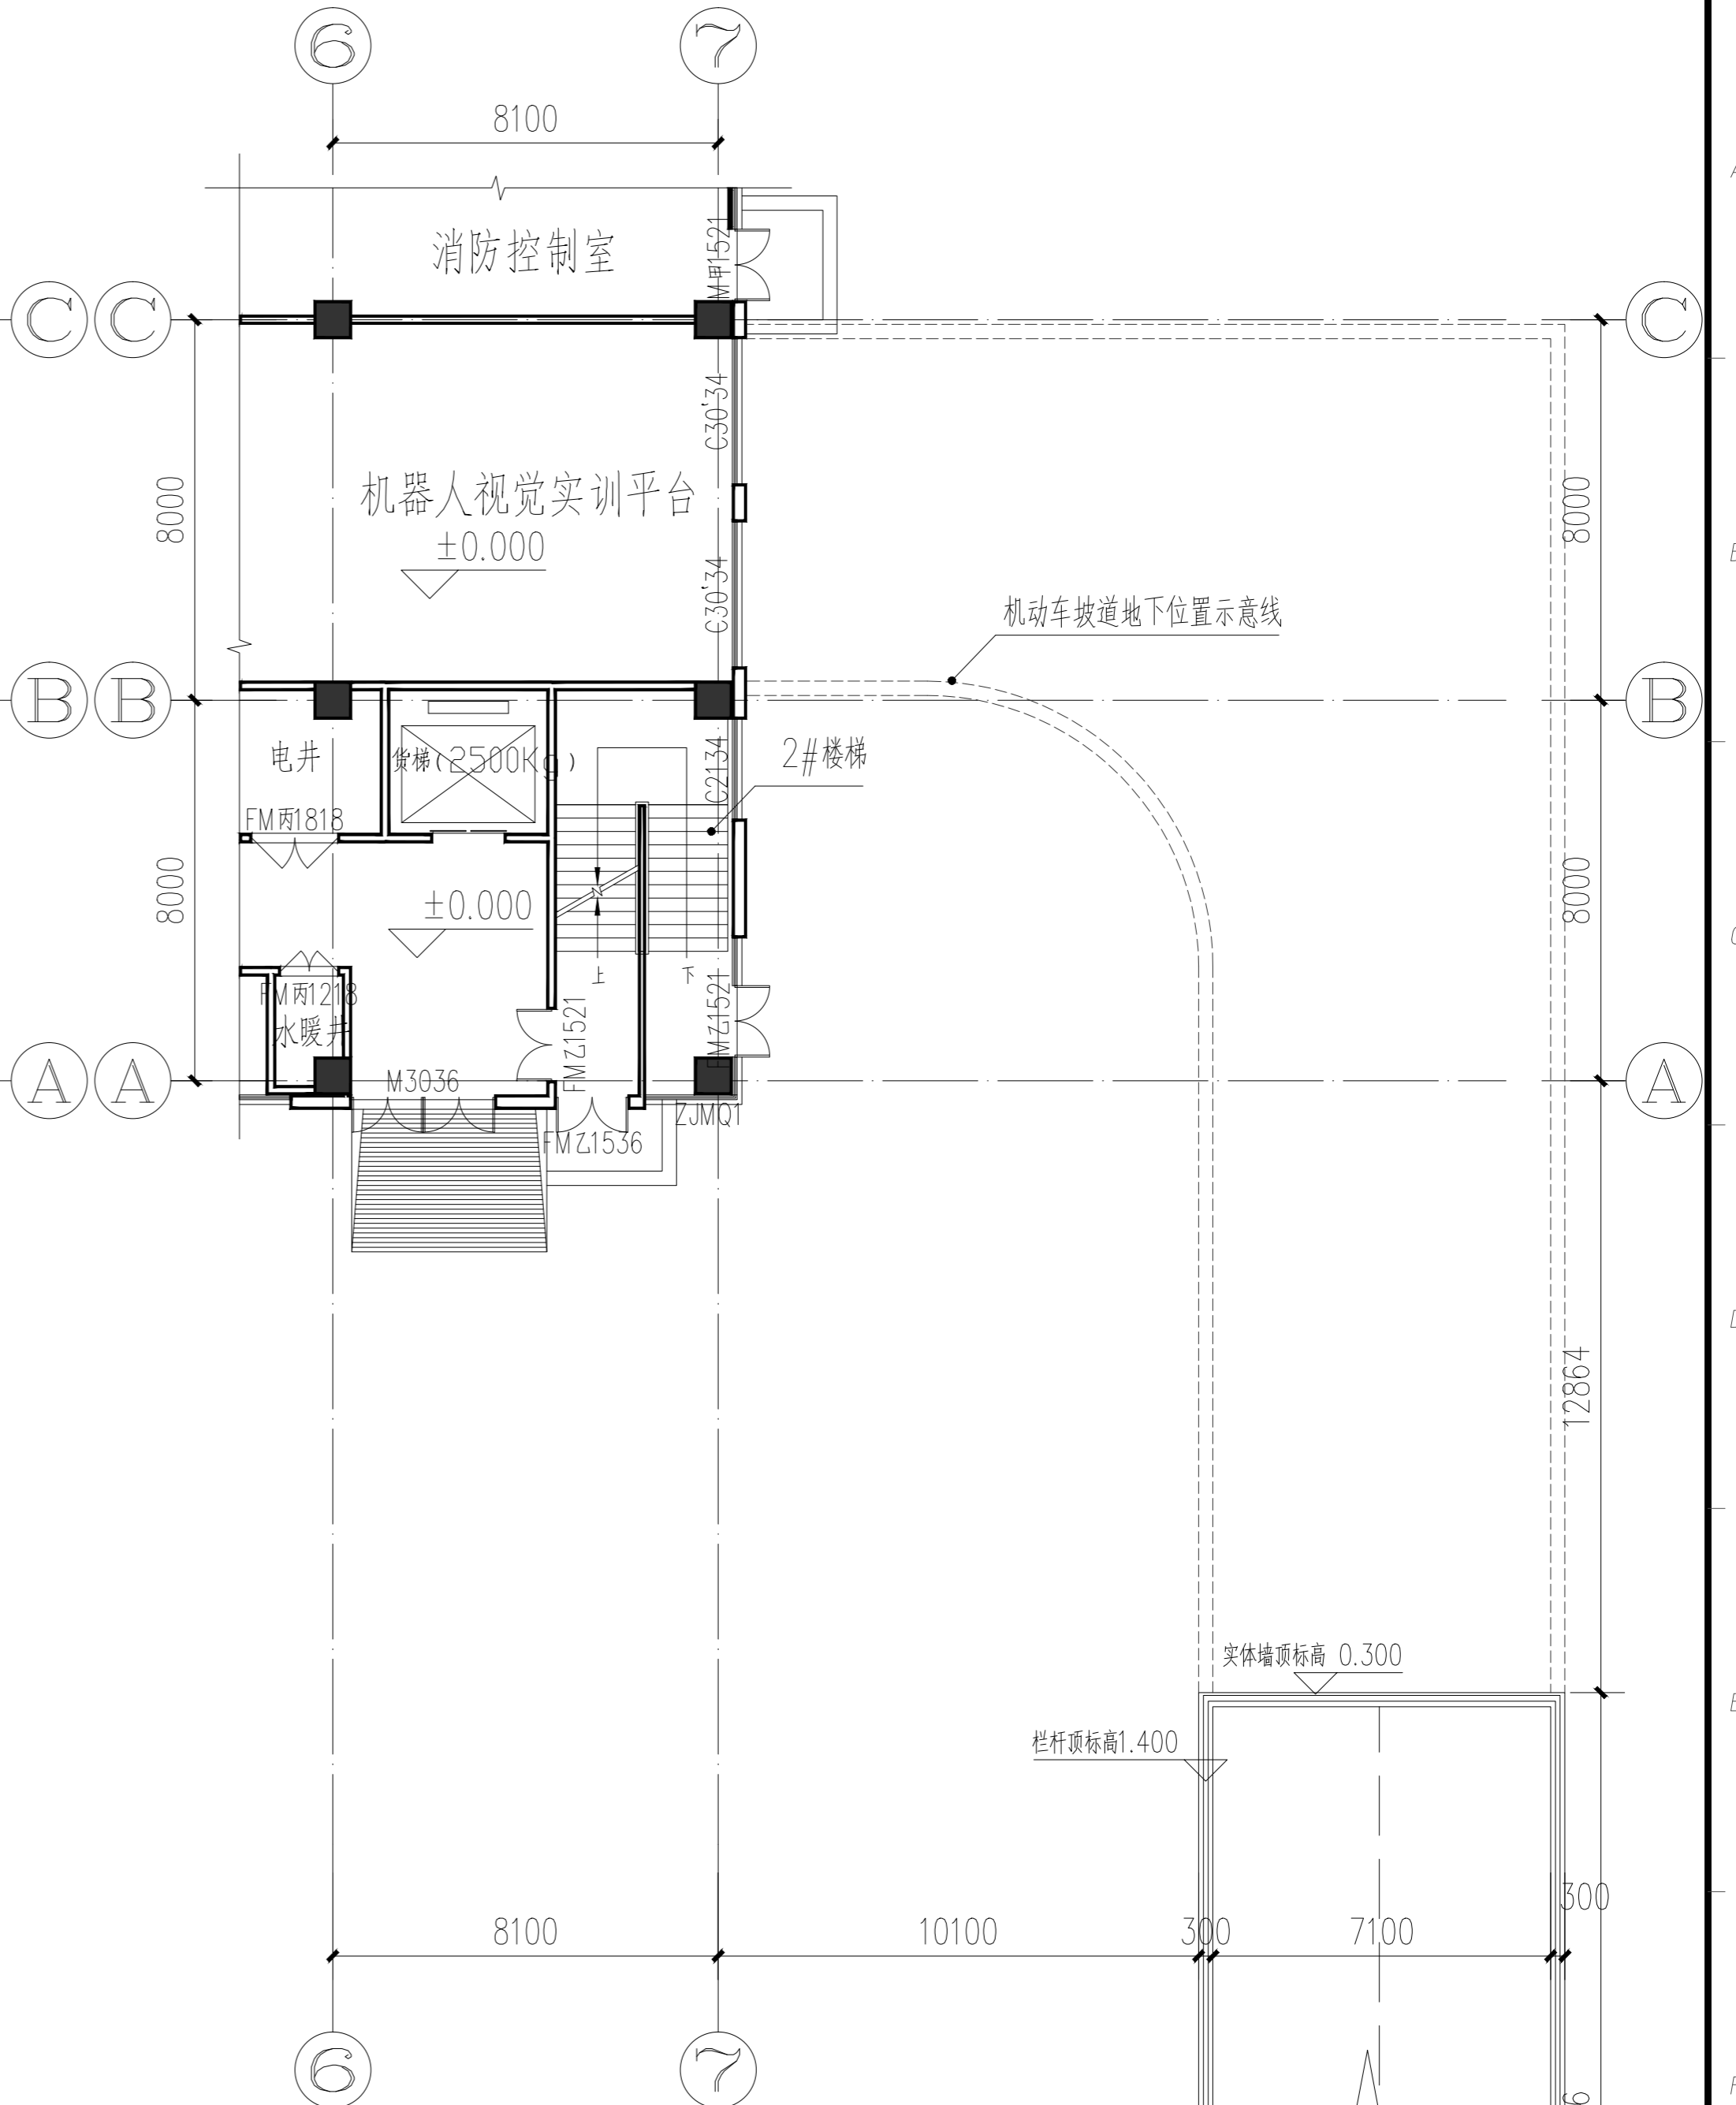

机动车坡道一层平面图 1:120

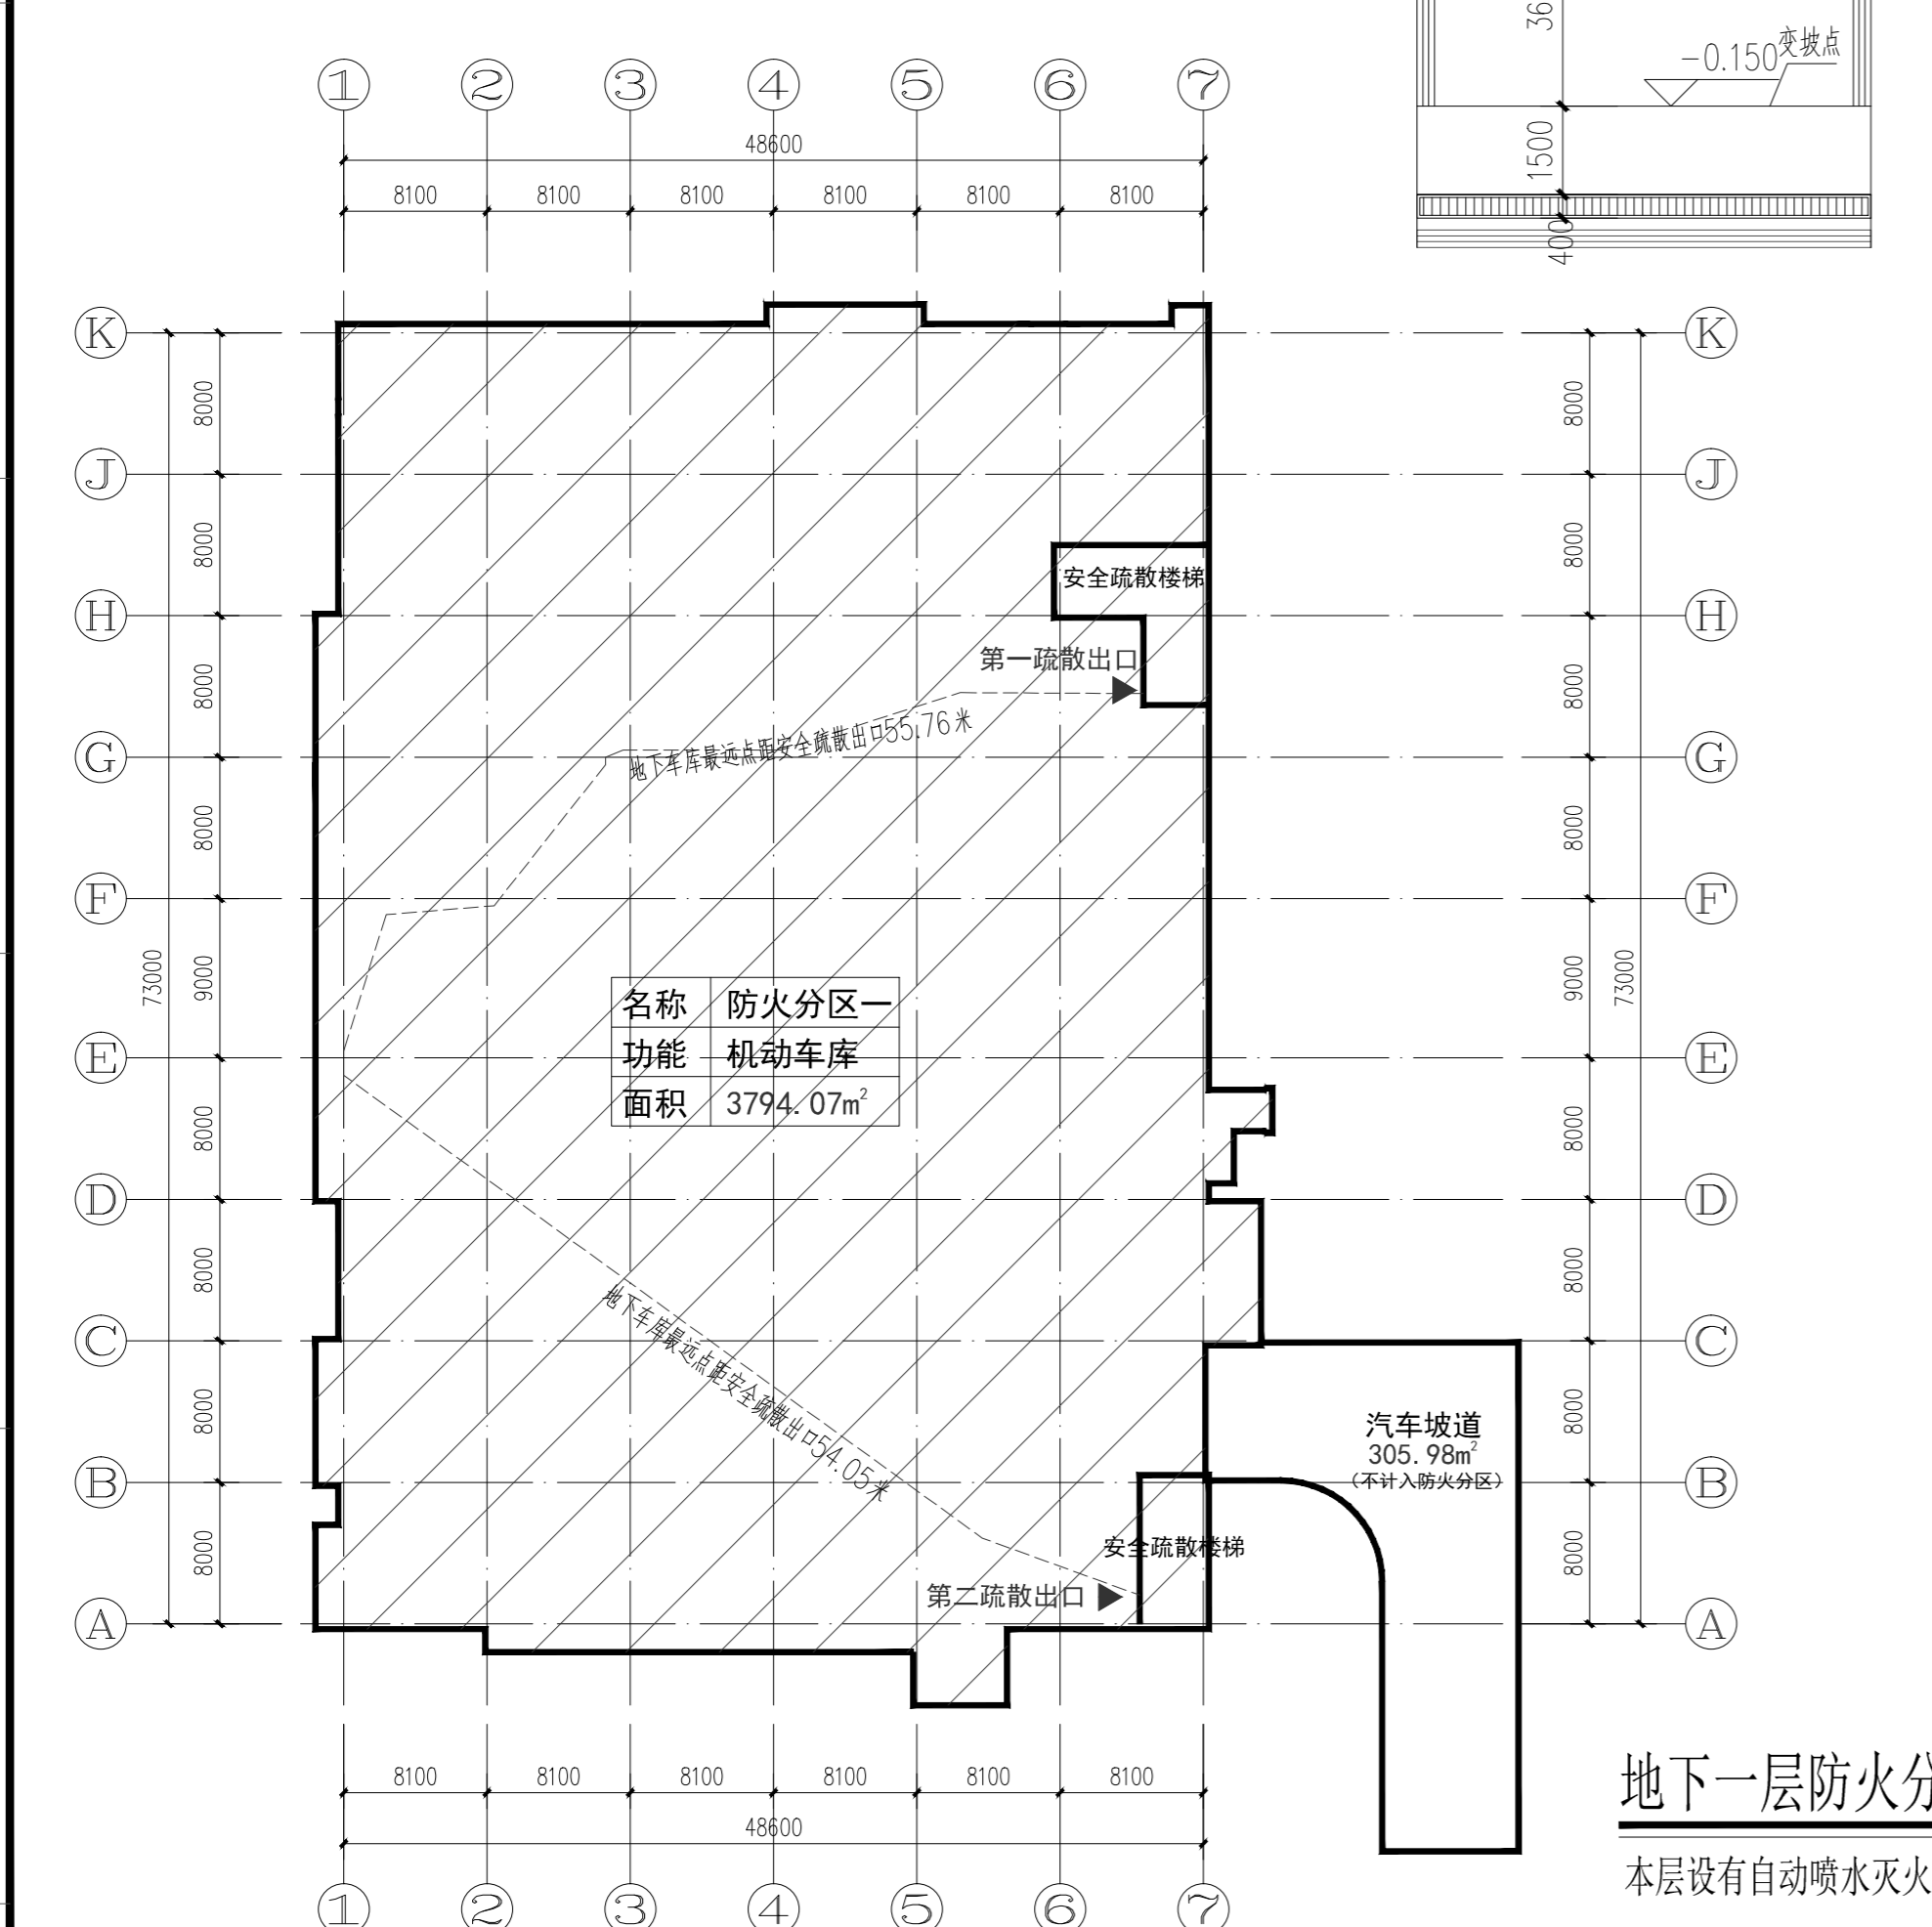

地下一层防火分区示意图

本层设有自动喷水灭火系统

注册执业印章 REGISTERED STAMP		出图印章 PRINT STAMP		设计单位 DESIGNER	建设单位 OWNER	图纸名称 DRAWING TITLE :	设计 Designed By	项目号 Project No.
				洛高产业电子第十一设计研究院科技工程有限公司 The 11 Electronics Eleventh Design & Research Institute Scientific and Technological Engineering Corporation Ltd.	洛阳理工学院	机动车坡道下一层平面图	校对 Checked By	设计阶段 Des. Stage
				中国 成都 新中大道及科城路 5#1 设计编号: A191000523 邮编: 610021	洛高产业电子第十一设计研究院科技工程有限公司	车库防火分区示意图	审核 Reviewed By	专业 Discipline
					项目名称 PROJECT NAME		审定 Approved By	比例 Scale
					洛高产业电子第十一设计研究院科技工程有限公司		总设计师 Design Manager	张号 Sheet No.
					绿色建材工程实训中心建设项目		项目负责人 Project Manager	14
版本 REV.		版本说明 DESCRIPTION				图号 Drawing No.		建-01