


专业 Discipline	签署 Signature	专业 Discipline	签署 Signature	专业 Discipline	签署 Signature	专业 Discipline	签署 Signature
总图 CI		给排水 PL		电气 EL		工艺 IE	
建筑 AR		暖通通风 HV		自控 IC			
结构 ST		工业管道 PP		通信 IT			

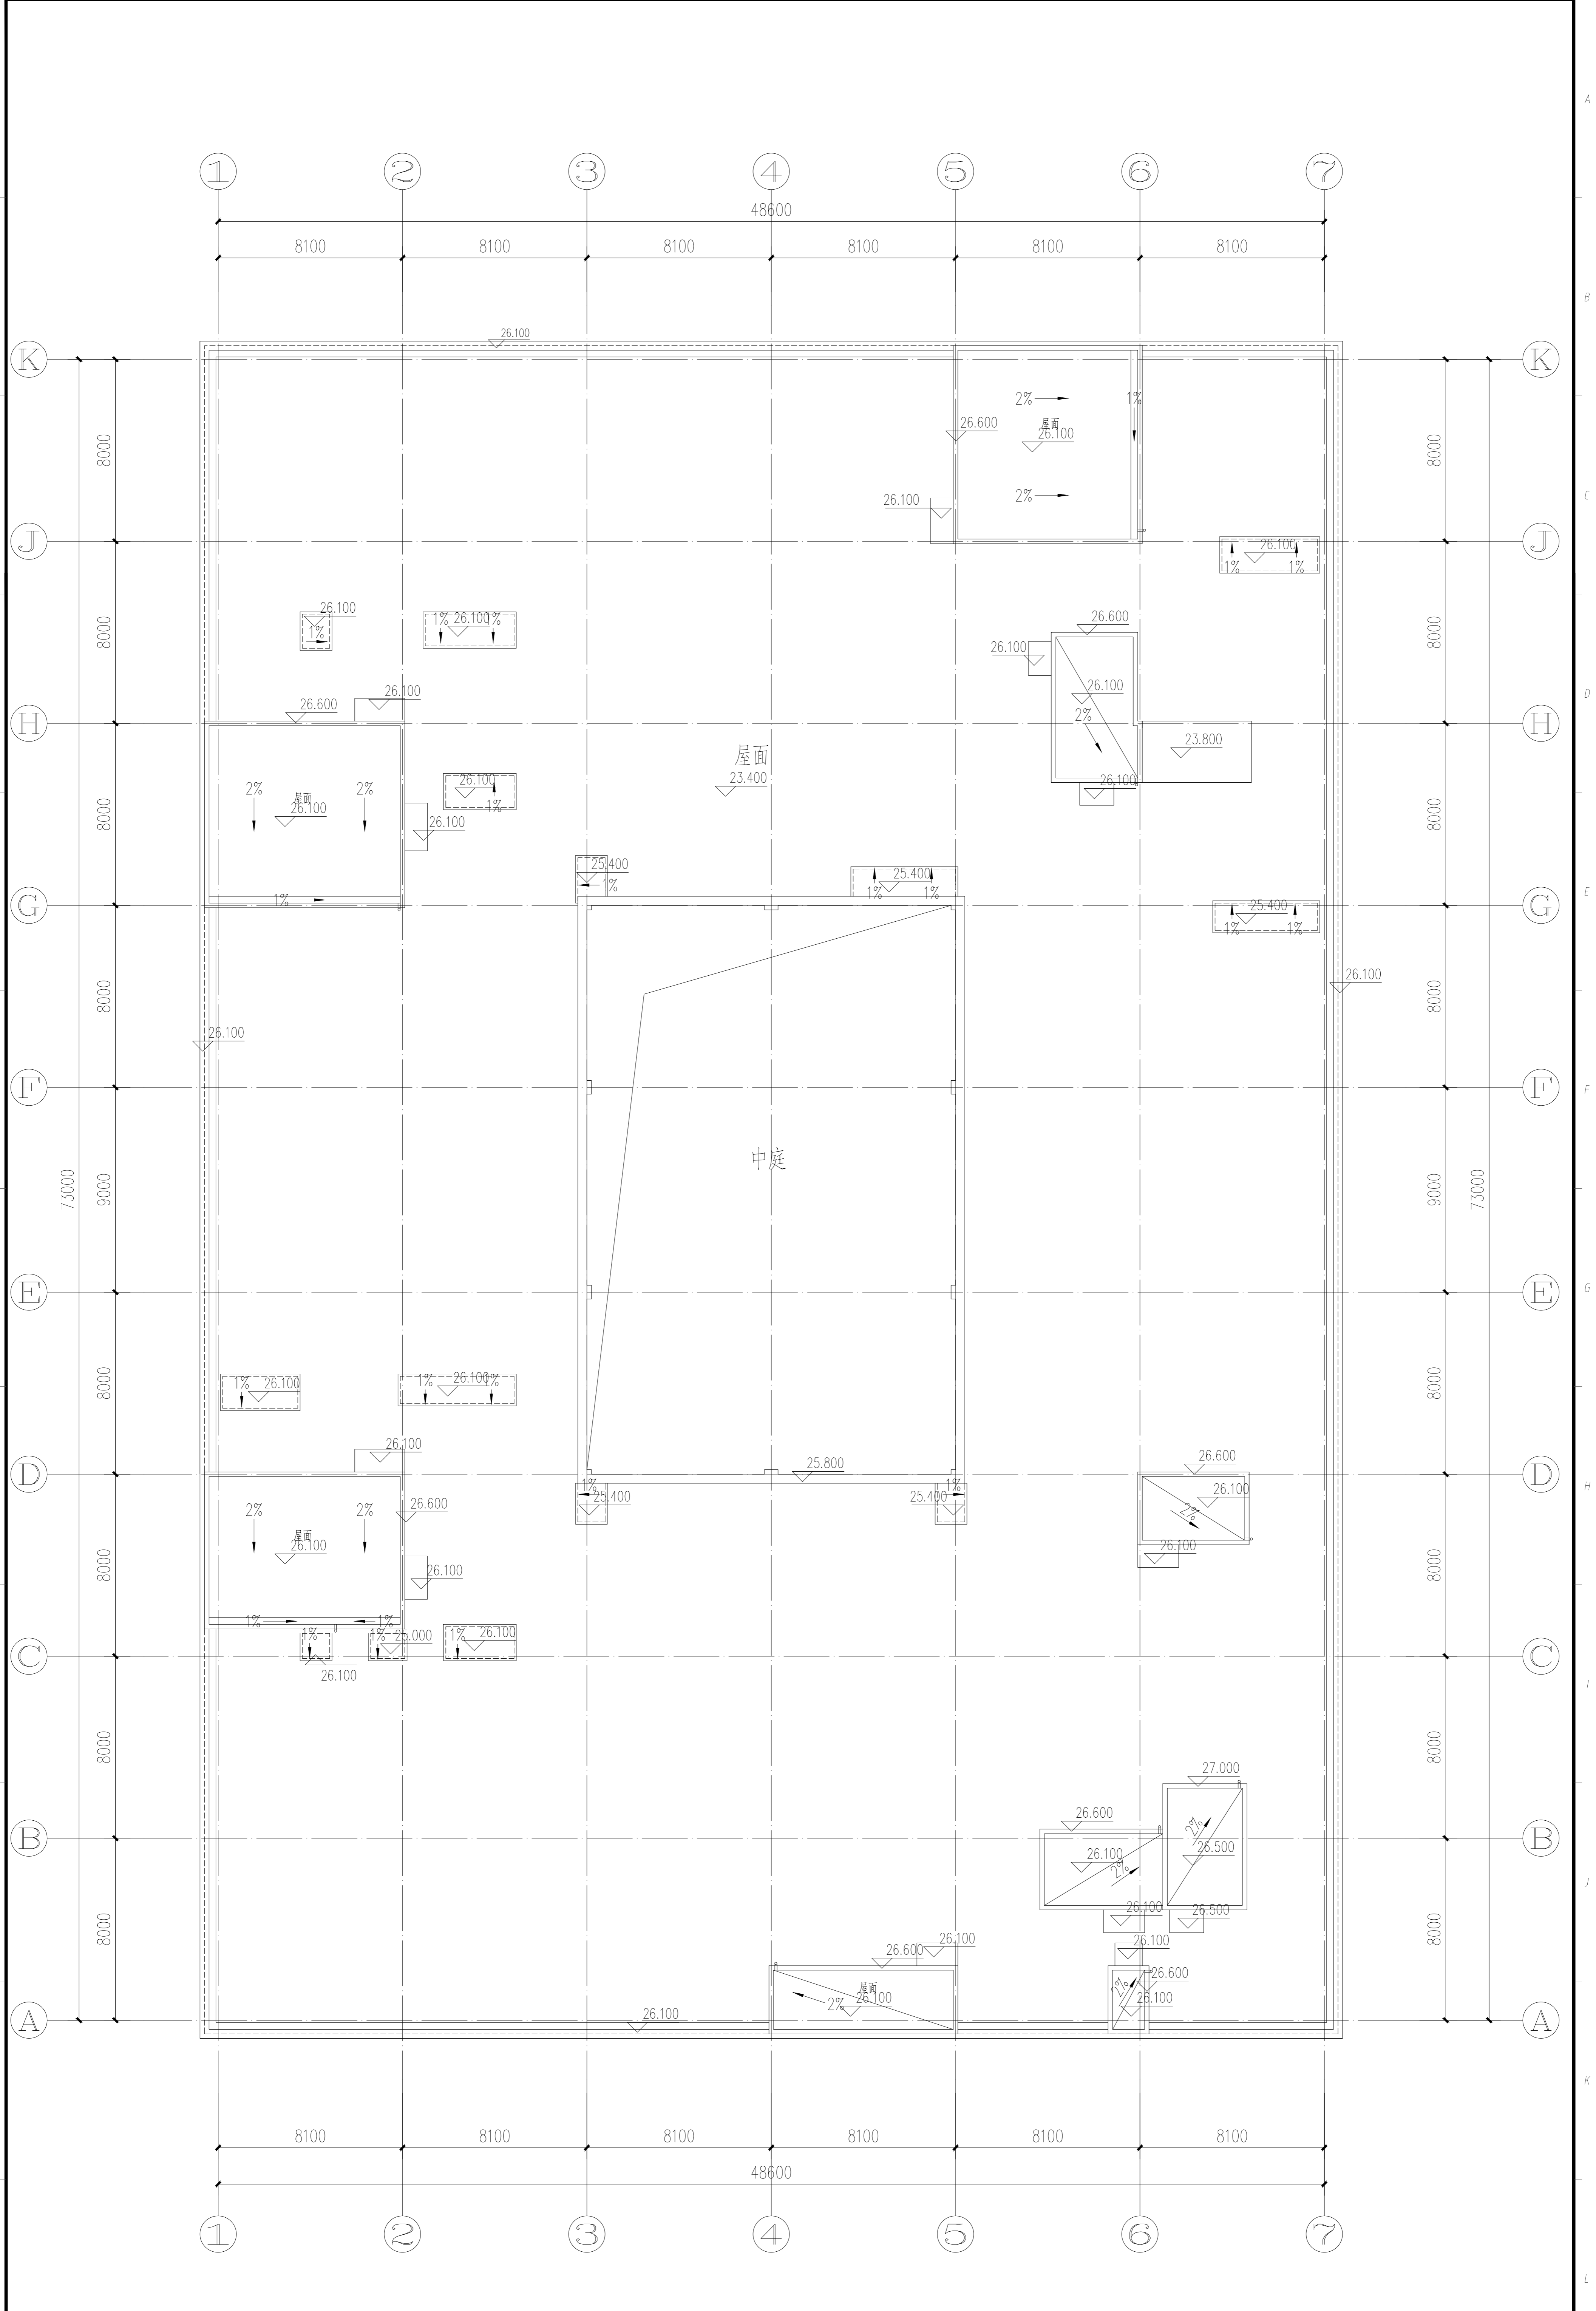

屋顶平面图 1:120

注册执业印章 REGISTERED STAMP		出图印章 PRINT STAMP		设计单位 DESIGNER		建设单位 OWNER		图纸名称 DRAWING TITLE :		设计		项目号	
				信息产业电子第十一设计研究院科技工程有限公司 The 11 Electronics Research Design & Research Institute Scientific and Technological Engineering Corporation Ltd. 中国 成都 新和大道东段 801 设计证书: H131000523 邮编: 610201		洛阳理工学院		屋顶平面图		设计 校对 审核 审定 总设计师 项目负责人 图号		Project No. 设计阶段 专业 比例 张号 图号	
版本		注册执业师		项目名称 PROJECT NAME		洛阳理工学院智能化		屋顶平面图		比例		1:120	
版本说明		Professional Engineer		洛阳理工学院智能化		绿色建材工程实训中心建设项目		屋顶平面图		张号		14	
日期		Professional Engineer		洛阳理工学院智能化		绿色建材工程实训中心建设项目		屋顶平面图		图号		建-10	