


日期	
姓名	
专业	电气
日期	
姓名	
专业	给排水

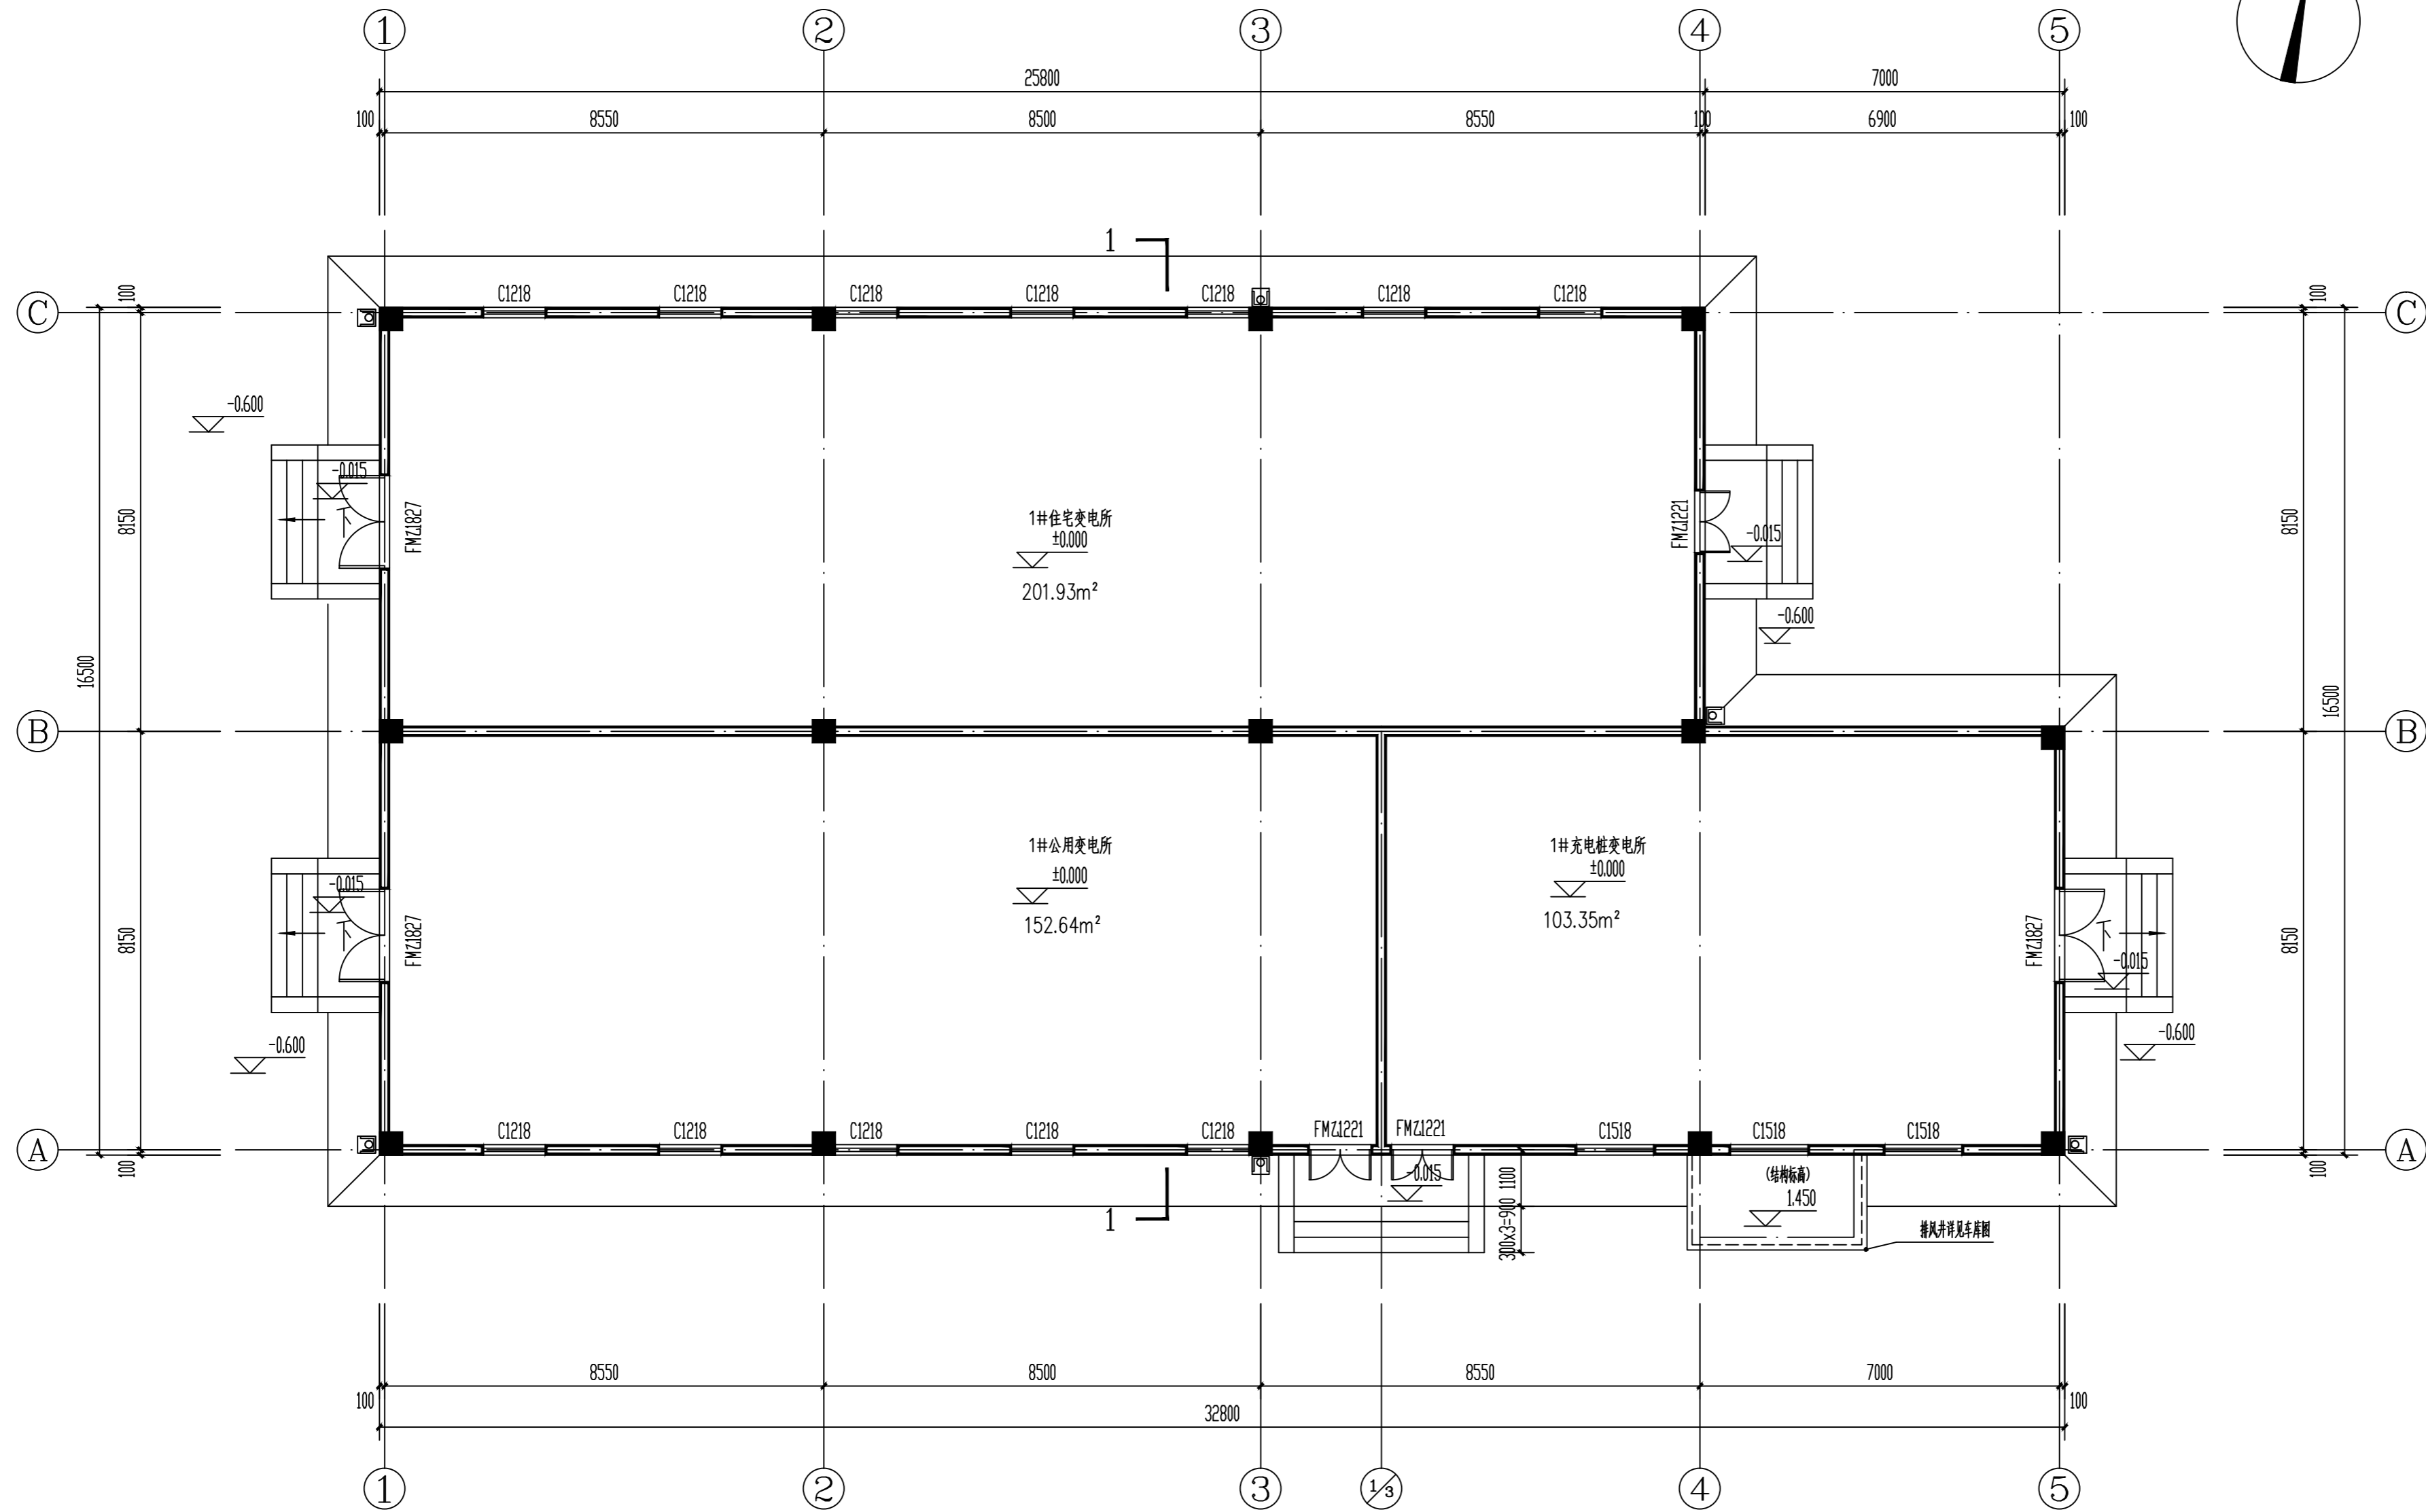

一层平面图 1:100

总建筑面积406.13m²

附注:

- 除注明外,图中墙体厚度除注明外均为200厚,轴线居中。
- 本工程柱及梁定位尺寸详见结构图纸。
- 墙体、屋面及楼梯上的预留洞、槽配合电施、水施图预留施工。
- 所有埋墙管均带止水环,并应伸出外墙装饰层。
- 图中房间所标注面积均为使用面积,图纸中未标注的门尺寸均以100mm为准。



洛阳市规划建筑设计研究院

有限公司

LUO YANG PLANNING & ARCHITECTURAL DESIGN INSTITUTE CO., LTD

城乡规划: 甲级 证书编号: [建]城规编141167

建筑设计: 甲级 市政道路: 甲级

市政桥梁: 甲级 市政排水: 甲级

风景园林: 甲级 人防专项: 乙级

证书编号: A141009686

工程勘察: 甲级 证书编号: B141009686

工程测量: 甲级 证书编号: 甲测资字4100207

地址 ADD: 洛阳市洛龙区开元大道56号

邮编 P.C.: 471023

工程数字化信息

PROJECT DIGITAL INFORMATION

出图专用章

ISSUE

注册师用章

CHARTERED ARCHITECT/ENGINEER

建设单位 洛阳龙丰房地产开发有限公司

CLIENT

工程名称 洛龙区丰李片区丰义社区安置房项目

PROJECT NAME

项目名称 13#变电所

ITEM NAME

图名 一层平面图

FIGURE NAME

签字栏

SIGNATURE BAR

	实名	签名
	REAL NAME	AUTOGRAPH
总师	张松杰	
CHIEF ENGINEER		
项目负责人	黄家军	
PROJECT MANAGER		
专业负责人	承星煜	
DISCIPLINE MANAGER		
审定	黄家军	
APPROVED BY		
审核	王中洲	
VERIFIED BY		
校对	承星煜	
CHECKED BY		
设计	刘森	
DESIGNED BY		
制图	刘森	
DRAWN BY		

工程编号

PROJECT NO.

图别 建筑

TOBE

合同编号

CONTRACT NO.

图号

FIGURE NO.

设计阶段

DESIGN PHASE

方案

比例 1:100

SCALE

版次

VERSION


1

日期




DATE

2023.02

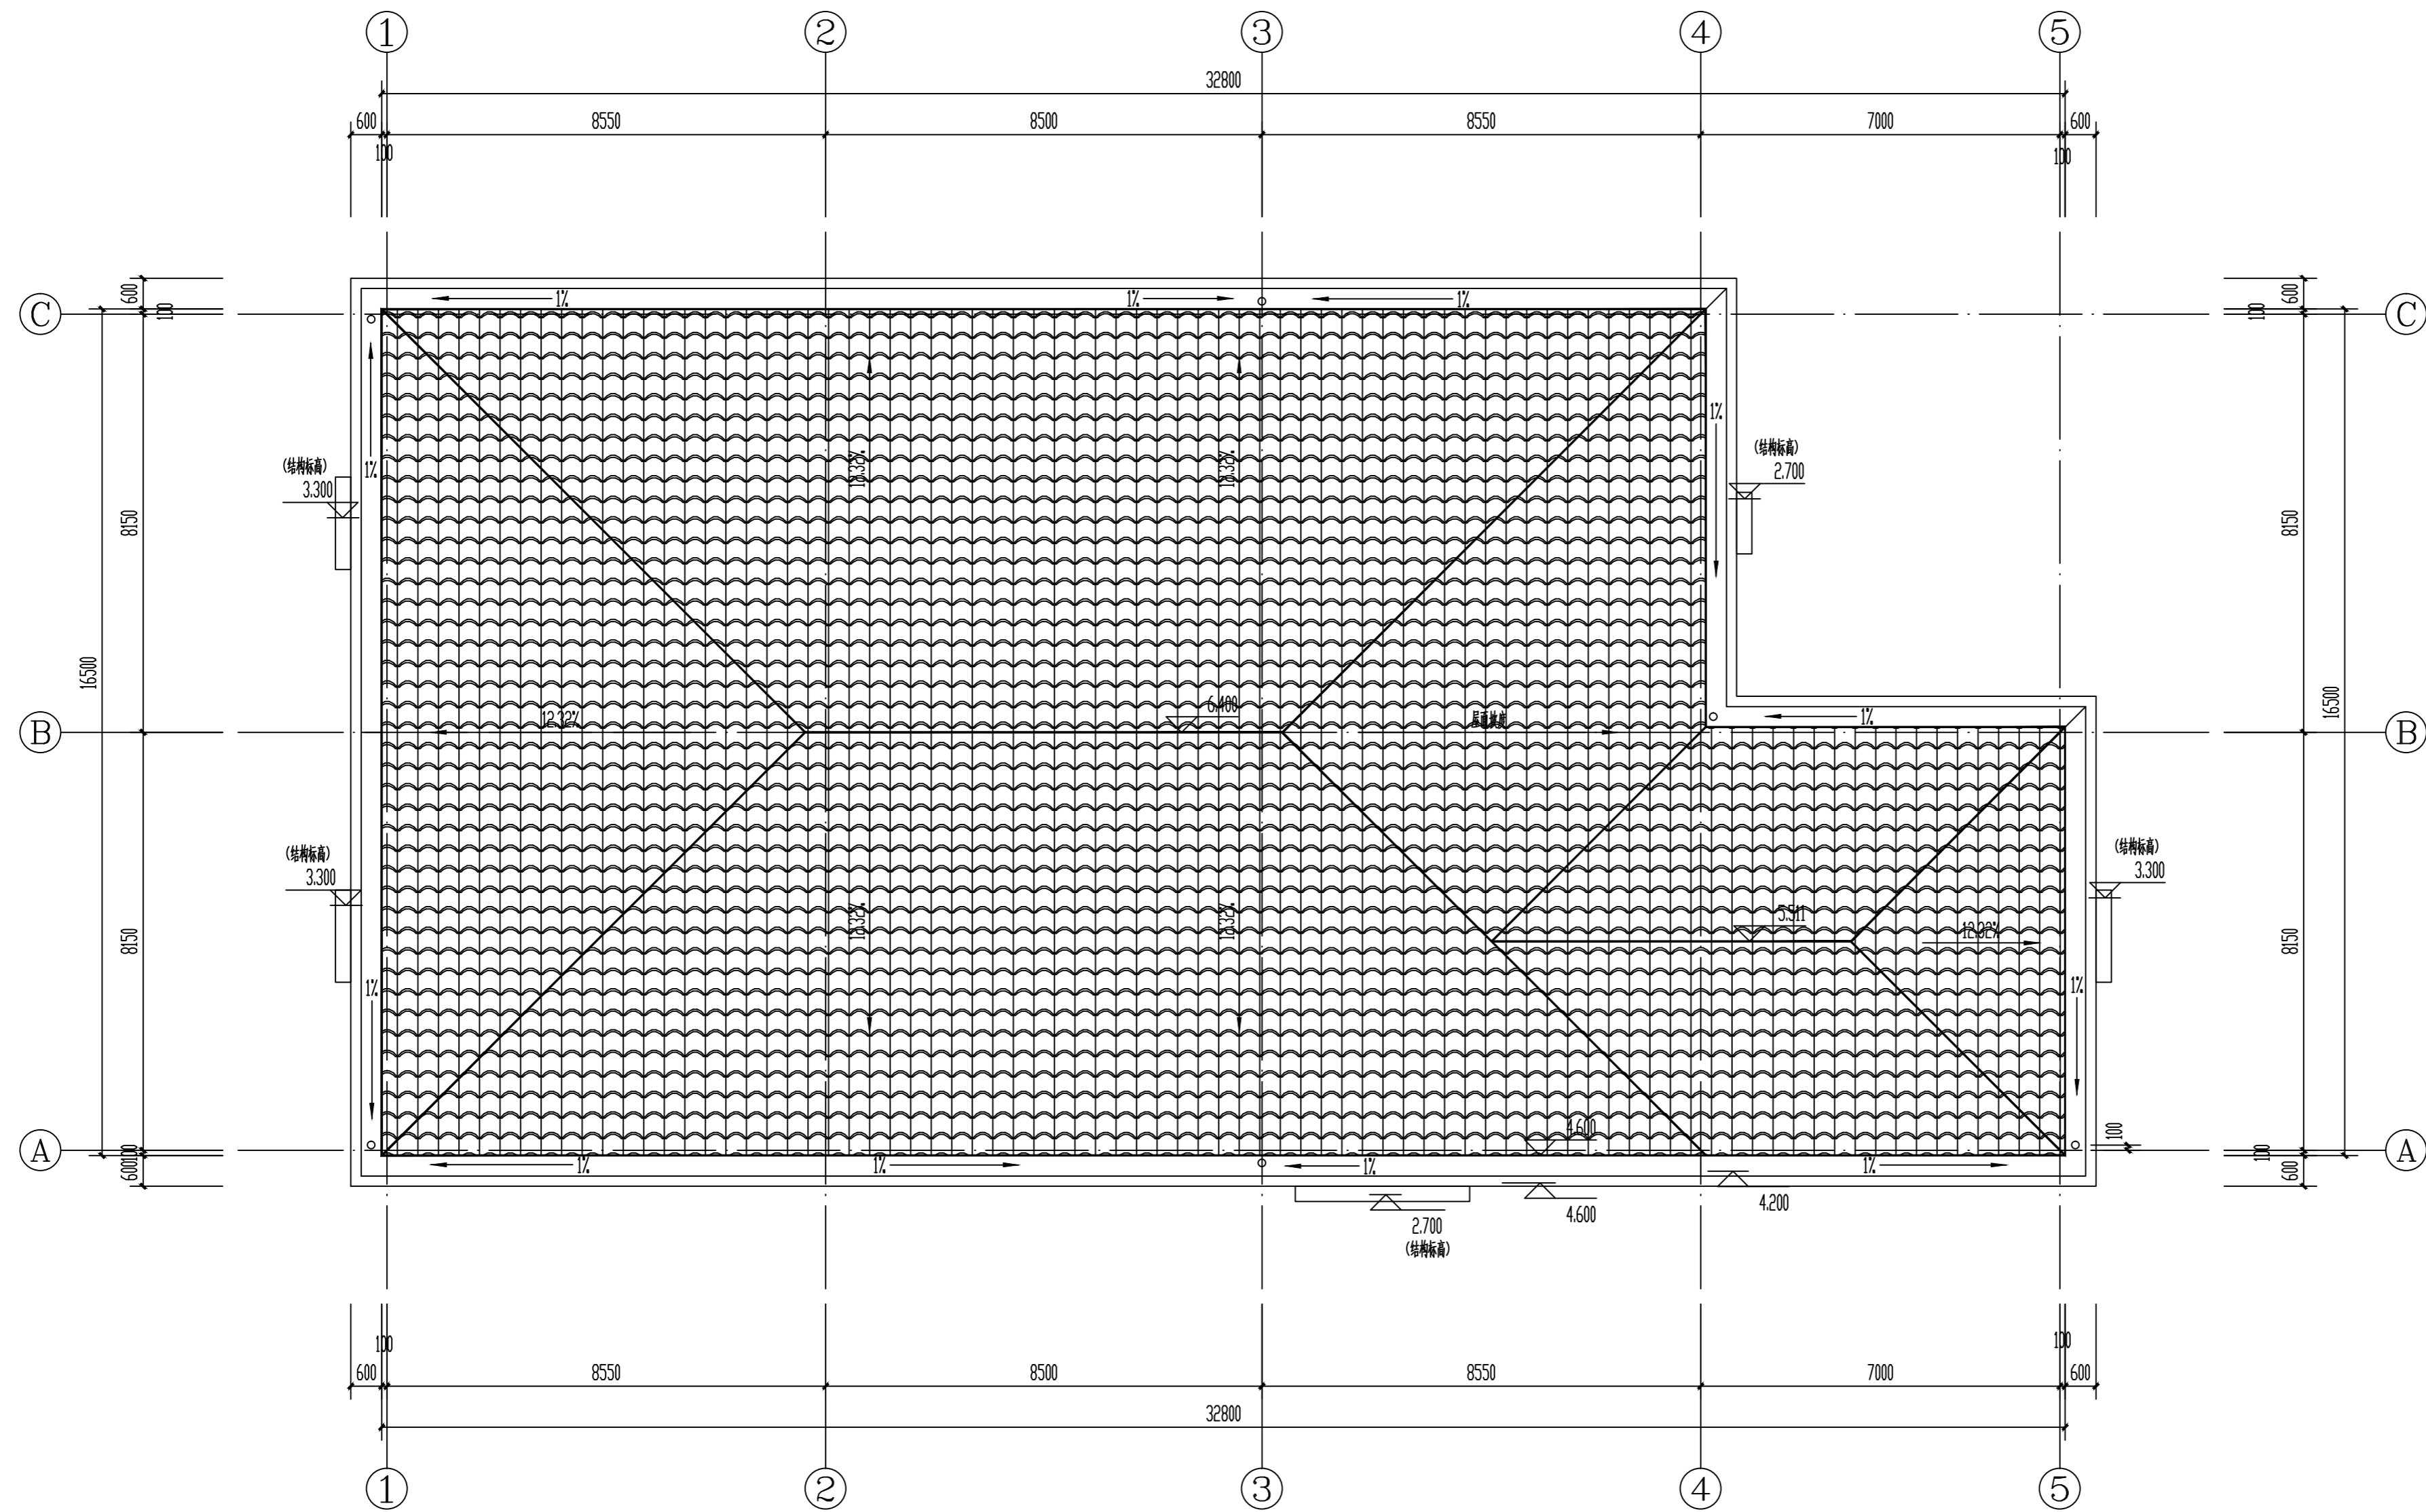日期	
姓名	
姓名	
姓名	
专业	电气
专业	暖通
日期	
姓名	
姓名	
姓名	
专业	建筑
专业	给排水



屋顶平面图 1:100

- 注：1、落水口做法参见2J5-1:YL1参 。
 雨水管做法参见2J5-1 。
 水篦子做法参见2J5-2 。
 2、YL：屋面雨水管Ø110PVC管，圆心距相等轴定位见屋顶平面图。
 3、设备预留洞口详见设备施工图。



洛阳市规划建筑设计研究院

有限公司

LUO YANG PLANNING & ARCHITECTURAL
DESIGN INSTITUTE CO., LTD

城乡规划：甲级 证书编号：[建]城规编141167

建筑设计：甲级 市政道路：甲级

市政桥梁：甲级 市政排水：甲级

风景园林：甲级 人防专项：乙级

证书编号：A141009686

工程勘察：甲级 证书编号：B141009686

工程测量：甲级 证书编号：甲测资字4100207

地址 ADD：洛阳市洛龙区开元大道56号

邮编 P.C：471023

工程数字化信息
PROJECT DIGITAL INFORMATION

出图专用章
ISSUE

注册师用章
CHARTERED ARCHITECT/ENGINEER

建设单位 洛阳龙丰房地产开发有限公司
CLIENT

工程名称 洛龙区丰李片区丰义社区安置房项目
PROJECT NAME

项目名称 13#变电站
ITEM NAME

图名 屋顶平面图
FIGURE NAME

签字栏

SIGNATURE BAR

	实名	签名
	REAL NAME	AUTOGRAPH
总师	张松杰	
CHIEF ENGINEER		
项目负责人	黄家军	
PROJECT MANAGER		
专业负责人	承星煜	
DISCIPLINE MANAGER		
审定	黄家军	
APPROVED BY		
审核	王中洲	
VERIFIED BY		
校对	承星煜	
CHECKED BY		
设计	刘森	
DESIGNED BY		
制图	刘森	
DRAWN BY		

工程编号 图别 建筑
PROJECT NO. TOBE

合同编号 图号
CONTRACT NO. FIGURE NO.

设计阶段 方案 比例 1:100
DESIGN PHASE SCALE

版次 1 日期 2023.02
VERSION DATE

日期	
姓名	
姓名	
姓名	
专业	暖通
专业	电气
日期	
姓名	
姓名	
姓名	
专业	建筑
专业	给排水



洛阳市规划建筑设计研究院

有限公司

LUO YANG PLANNING & ARCHITECTURAL
DESIGN INSTITUTE CO., LTD

城乡规划: 甲级 证书编号: [建]城规编141167

建筑设计: 甲级 市政道路: 甲级

市政桥梁: 甲级 市政排水: 甲级

风景园林: 甲级 人防专项: 乙级

证书编号: A141009686

工程勘察: 甲级 证书编号: B141009686

工程测量: 甲级 证书编号: 甲测资字4100207

地址 ADD: 洛阳市洛龙区开元大道56号

邮编 P.C.: 471023

工程数字化信息

PROJECT DIGITAL INFORMATION

出图专用章

ISSUE

注册师用章

CHARTERED ARCHITECT/ENGINEER

建设单位 洛阳龙丰房地产开发有限公司

CLIENT

工程名称 洛龙区丰李片区丰义社区安置房项目

PROJECT NAME

项目名称 13#变电所

ITEM NAME

图名 1-5立面图 5-1立面图

FIGURE NAME A-C立面图

签字栏

SIGNATURE BAR

	实名	签名
	REAL NAME	AUTOGRAPH
总师	张松杰	
CHIEF ENGINEER		
项目负责人	黄家军	
PROJECT MANAGER		
专业负责人	承星煜	
DISCIPLINE MANAGER		
审定	黄家军	
APPROVED BY		
审核	王中洲	
VERIFIED BY		
校对	承星煜	
CHECKED BY		
设计	刘森	
DESIGNED BY		
制图	刘森	
DRAWN BY		

工程编号

PROJECT NO. 图别 建筑

合同编号


CONTRACT NO. 图号

设计阶段


DESIGN PHASE 方案 比例 1:100

版次


VERSION 1 日期 2023.02

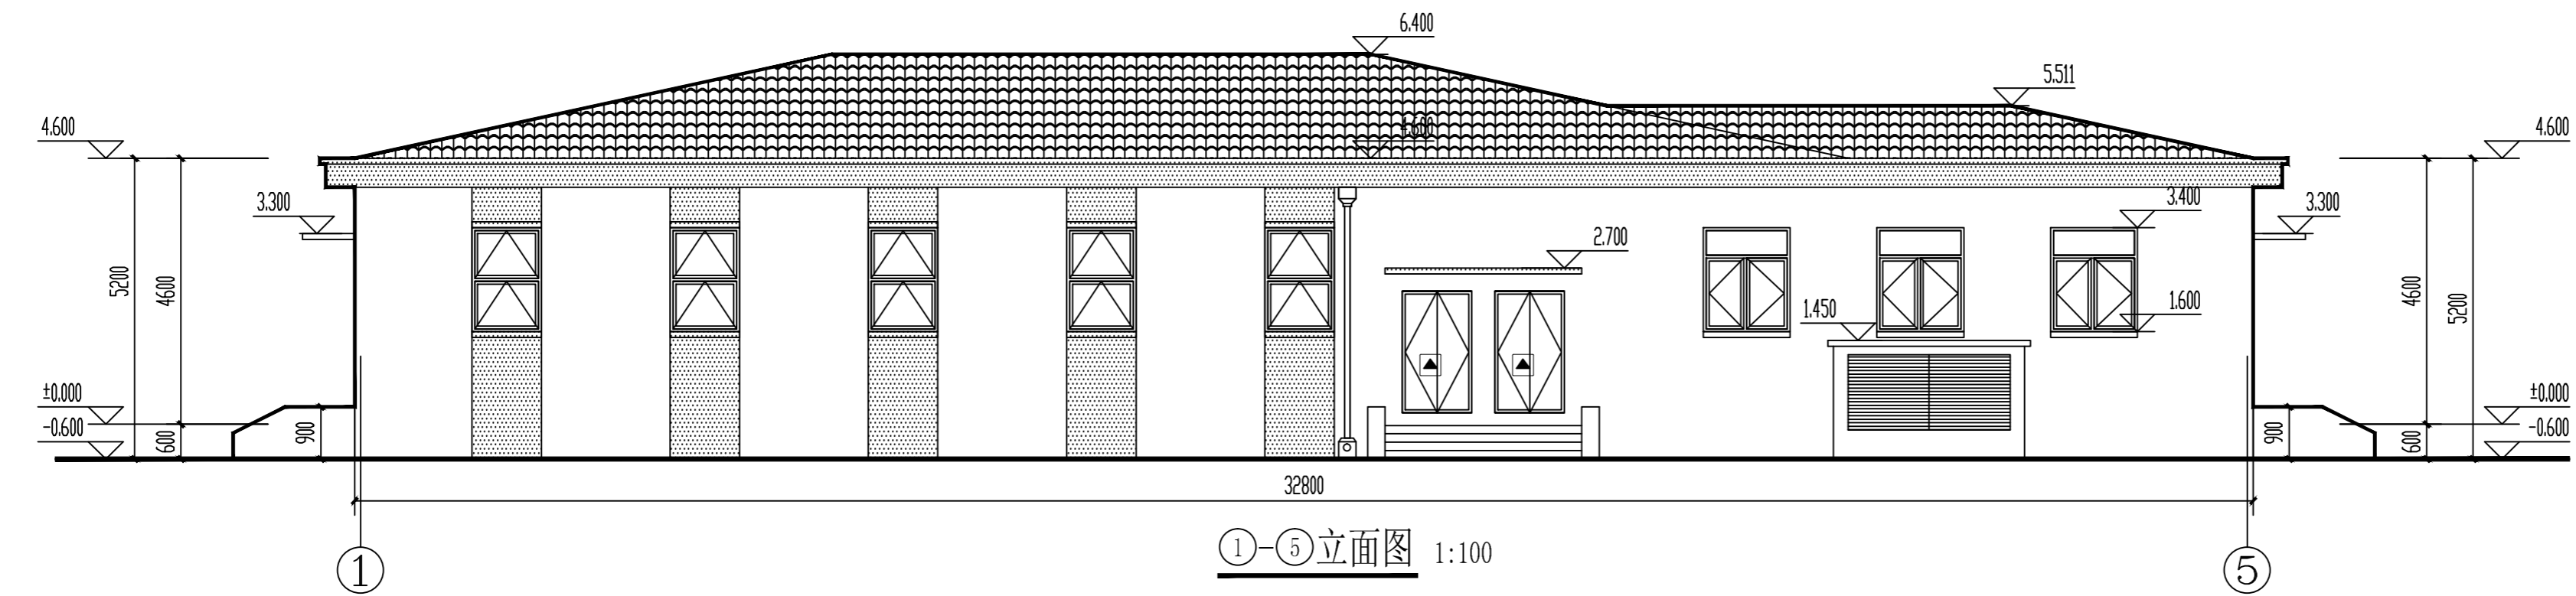

①-⑤立面图 1:100

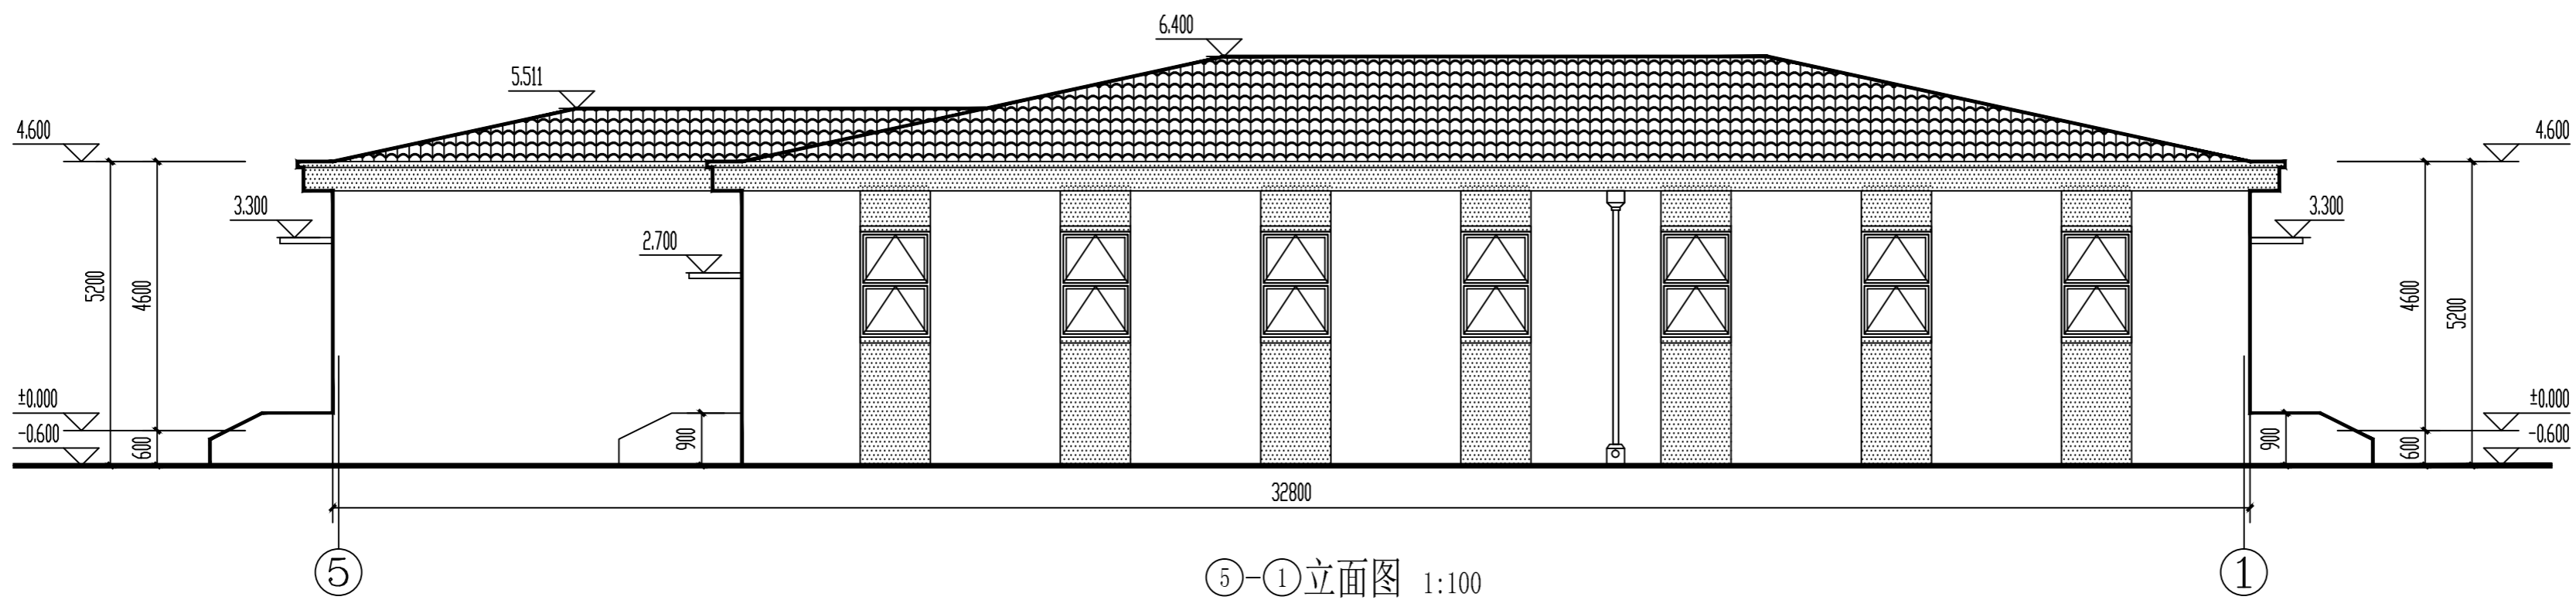

⑤-①立面图 1:100


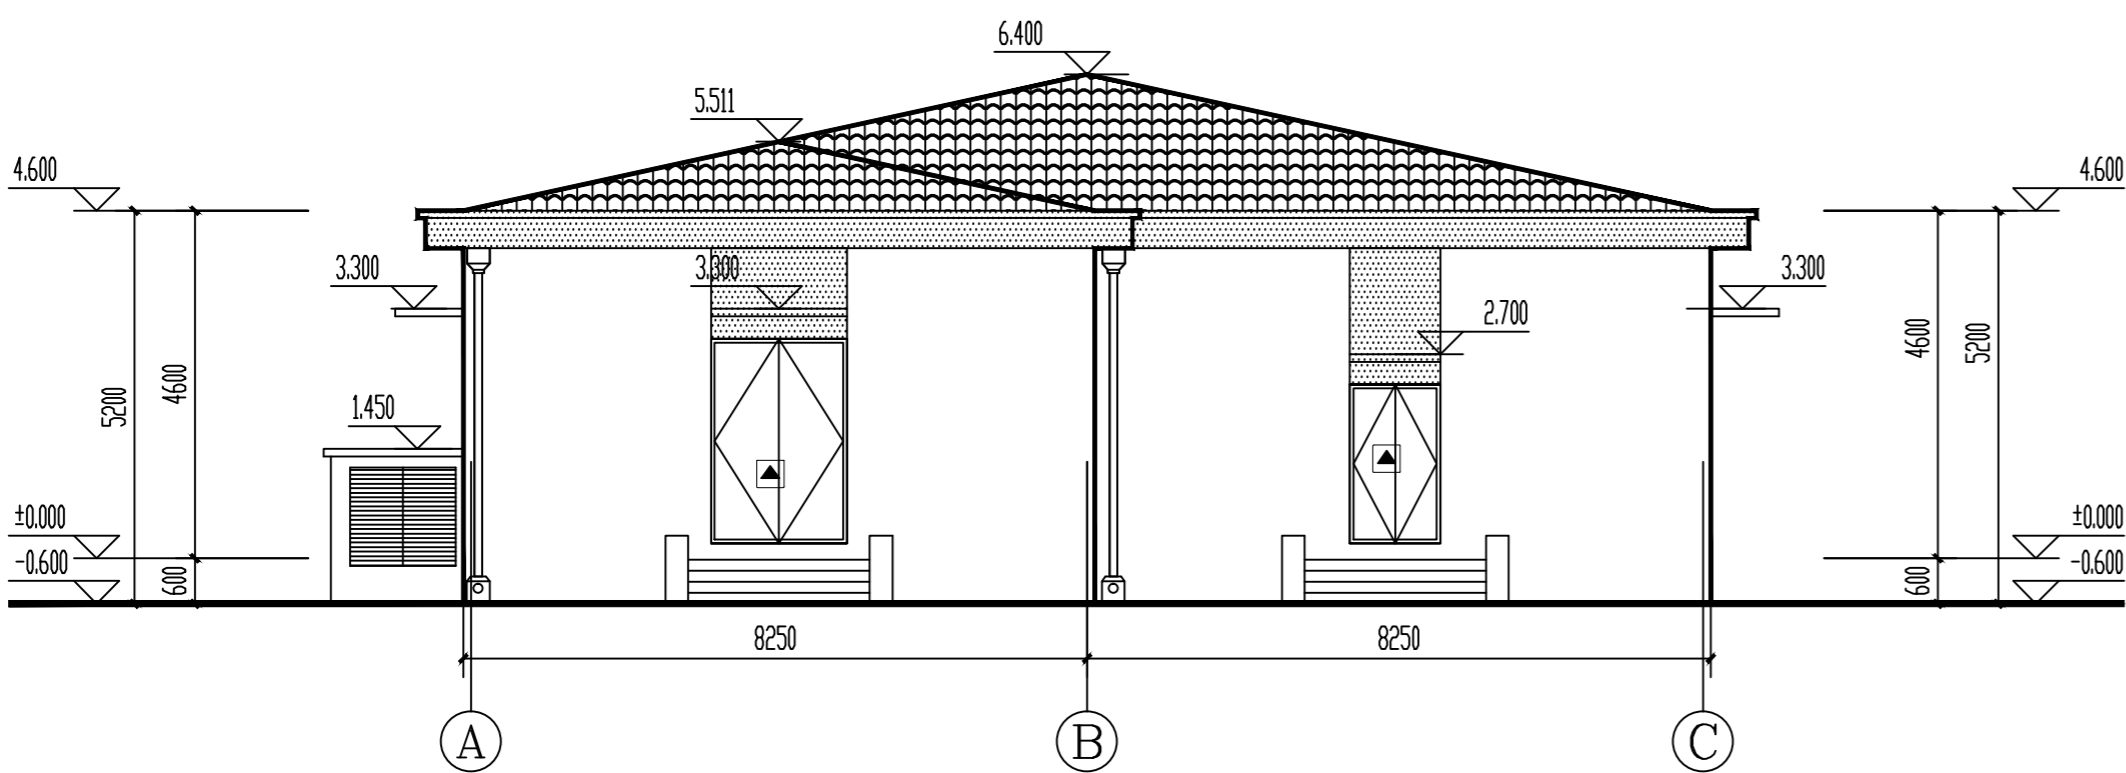


①-③立面图 1:100

- 图例:
- 浅米色外墙真石漆
 - 深咖色外墙真石漆
 - 青灰色瓦顶
 - 避难间外窗(耐火完整性不宜低于1H)

注: 外立面层高处做分格缝, 缝宽10mm, 做法参见12YJ3-1第D21页节点1, 颜色同立面颜色。外墙颜色及做法参见立面图及效果图, 外墙装修设计选用的各种材料其材质、规格、颜色等, 均由施工单位提供样板, 经建设单位确认后封样, 施工, 并据此验收。

日期	
姓名	
姓名	
姓名	
专业	暖通
专业	电气
日期	
姓名	
姓名	
姓名	
专业	建筑
专业	给排水

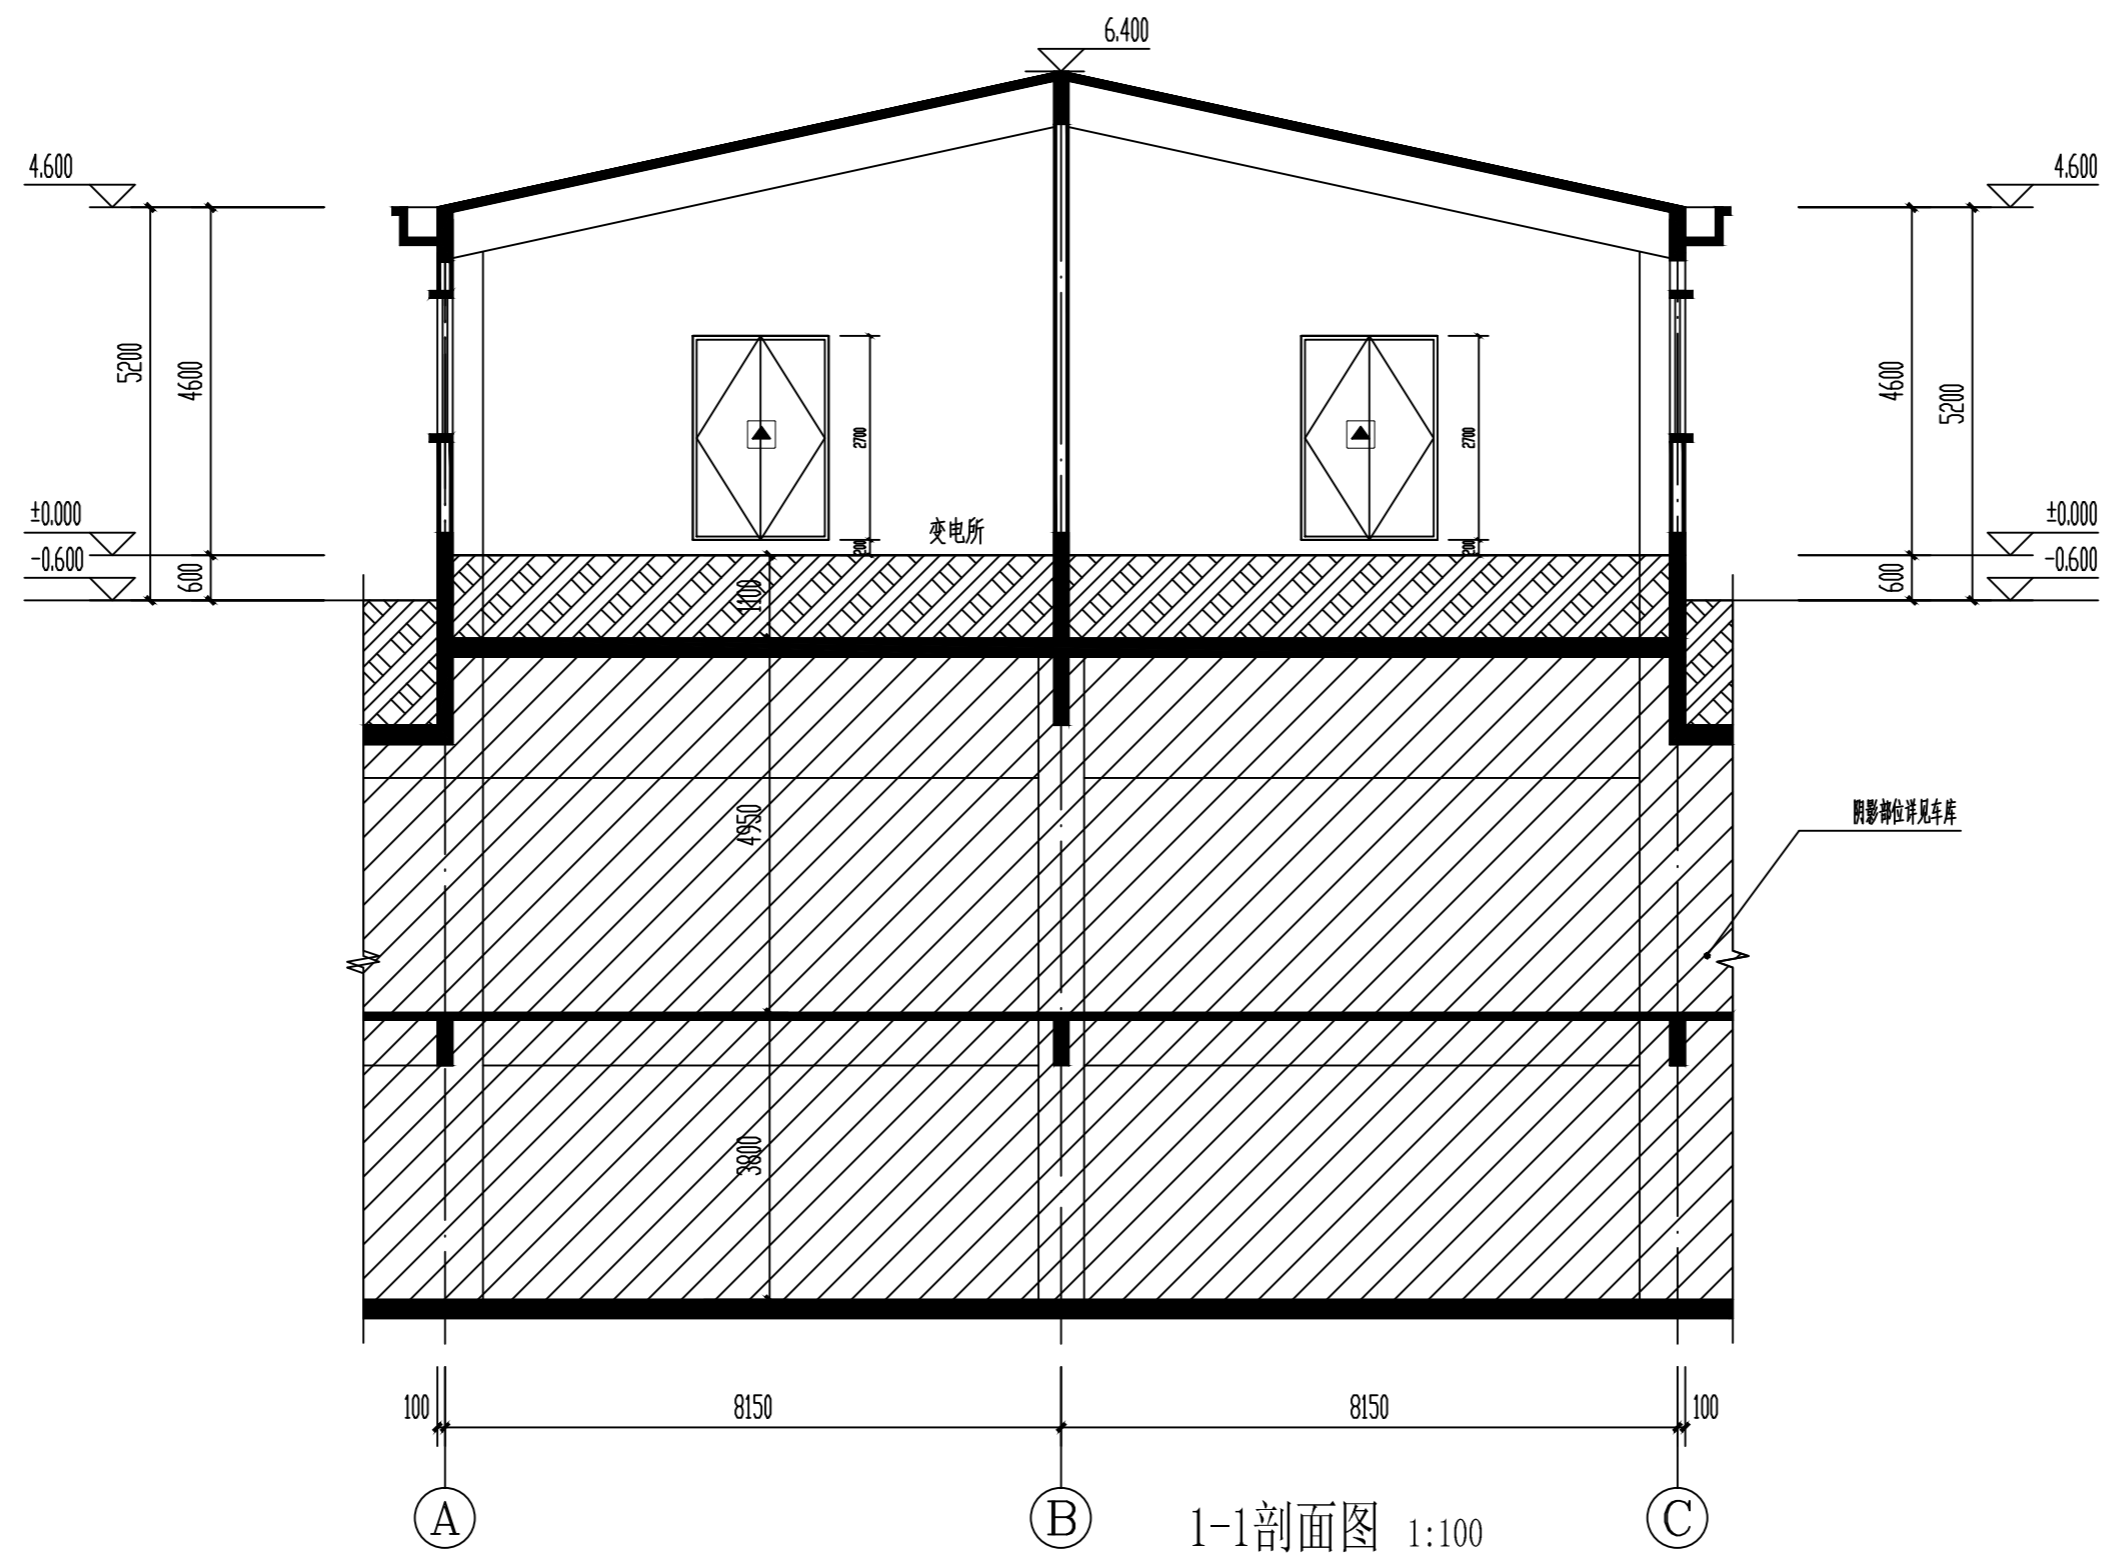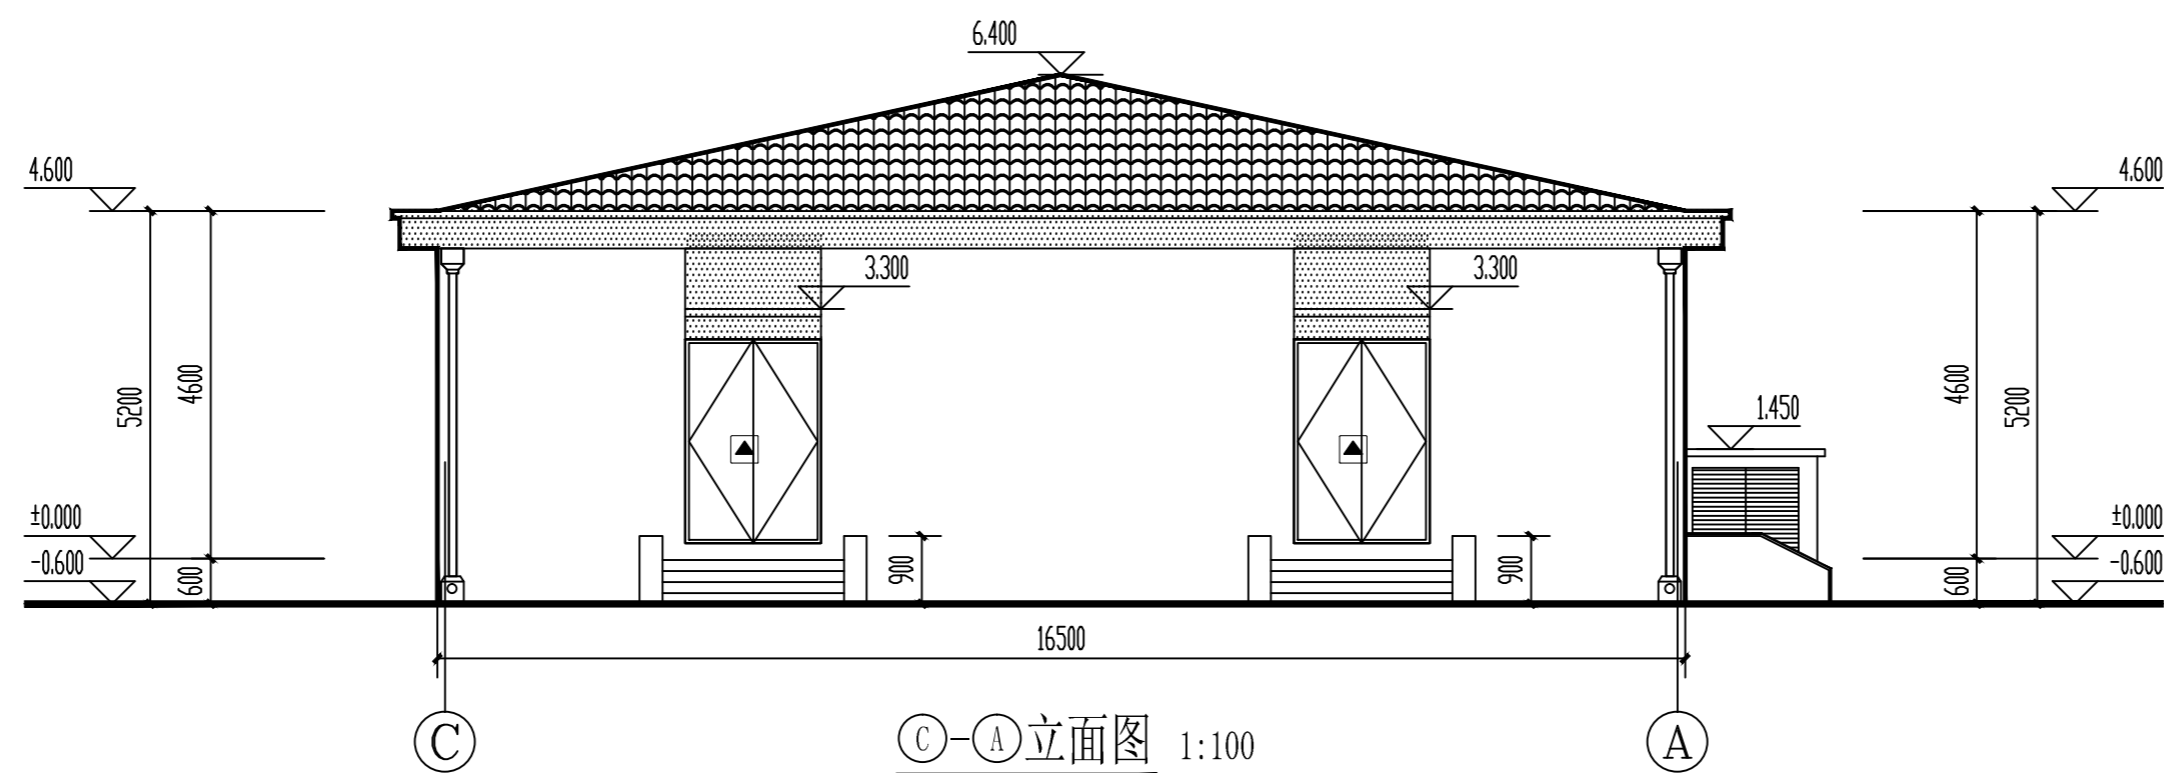

- 图例:
- 浅米色外墙真石漆
 - 深咖色外墙真石漆
 - 青灰色瓦顶
 - 避难间外窗(耐火完整性不宜低于1H)

注: 外立面层高处做分格缝, 缝宽10mm, 做法参见12YJ3-1第D21页节点1, 颜色同立面颜色。外墙颜色及做法参见立面图及效果图, 外墙装修设计选用的各种材料其材质、规格、颜色等, 均由施工单位提供样板, 经建设单位确认后, 进行封样, 施工, 并据此验收。



洛阳市规划建筑设计研究院

有限公司

LUO YANG PLANNING & ARCHITECTURAL
DESIGN INSTITUTE CO., LTD

城乡规划: 甲级 证书编号: [建]城规编141167

建筑设计: 甲级 市政道路: 甲级

市政桥梁: 甲级 市政排水: 甲级

风景园林: 甲级 人防专项: 乙级

证书编号: A141009686

工程勘察: 甲级 证书编号: B141009686

工程测量: 甲级 证书编号: 甲测资字4100207

地址 ADD: 洛阳市洛龙区开元大道56号

邮编 P.C.: 471023

工程数字化信息

PROJECT DIGITAL INFORMATION

出图专用章

ISSUE

注册师用章

CHARTERED ARCHITECT/ENGINEER

建设单位 洛阳龙丰房地产开发有限公司

CLIENT

工程名称 洛龙区丰李片区丰义社区安置房项目

PROJECT NAME

项目名称 13#变电所

ITEM NAME

图名 C-A立面图 1-1剖面图

FIGURE NAME

墙身节点详图

FIGURE NAME

签字栏

SIGNATURE BAR

	实名	签名
	REAL NAME	AUTOGRAPH
总师	张松杰	
CHIEF ENGINEER		
项目负责人	黄家军	
PROJECT MANAGER		
专业负责人	承星煜	
DISCIPLINE MANAGER		
审定	黄家军	
APPROVED BY		
审核	王中洲	
VERIFIED BY		
校对	承星煜	
CHECKED BY		
设计	刘森	
DESIGNED BY		
制图	刘森	
DRAWN BY		

工程编号

PROJECT NO.

图别

TOBE

合同编号

CONTRACT NO.

图号

FIGURE NO.

设计阶段

DESIGN PHASE

方案

比例

SCALE

版次

VERSION

1

日期

DATE

2023.02